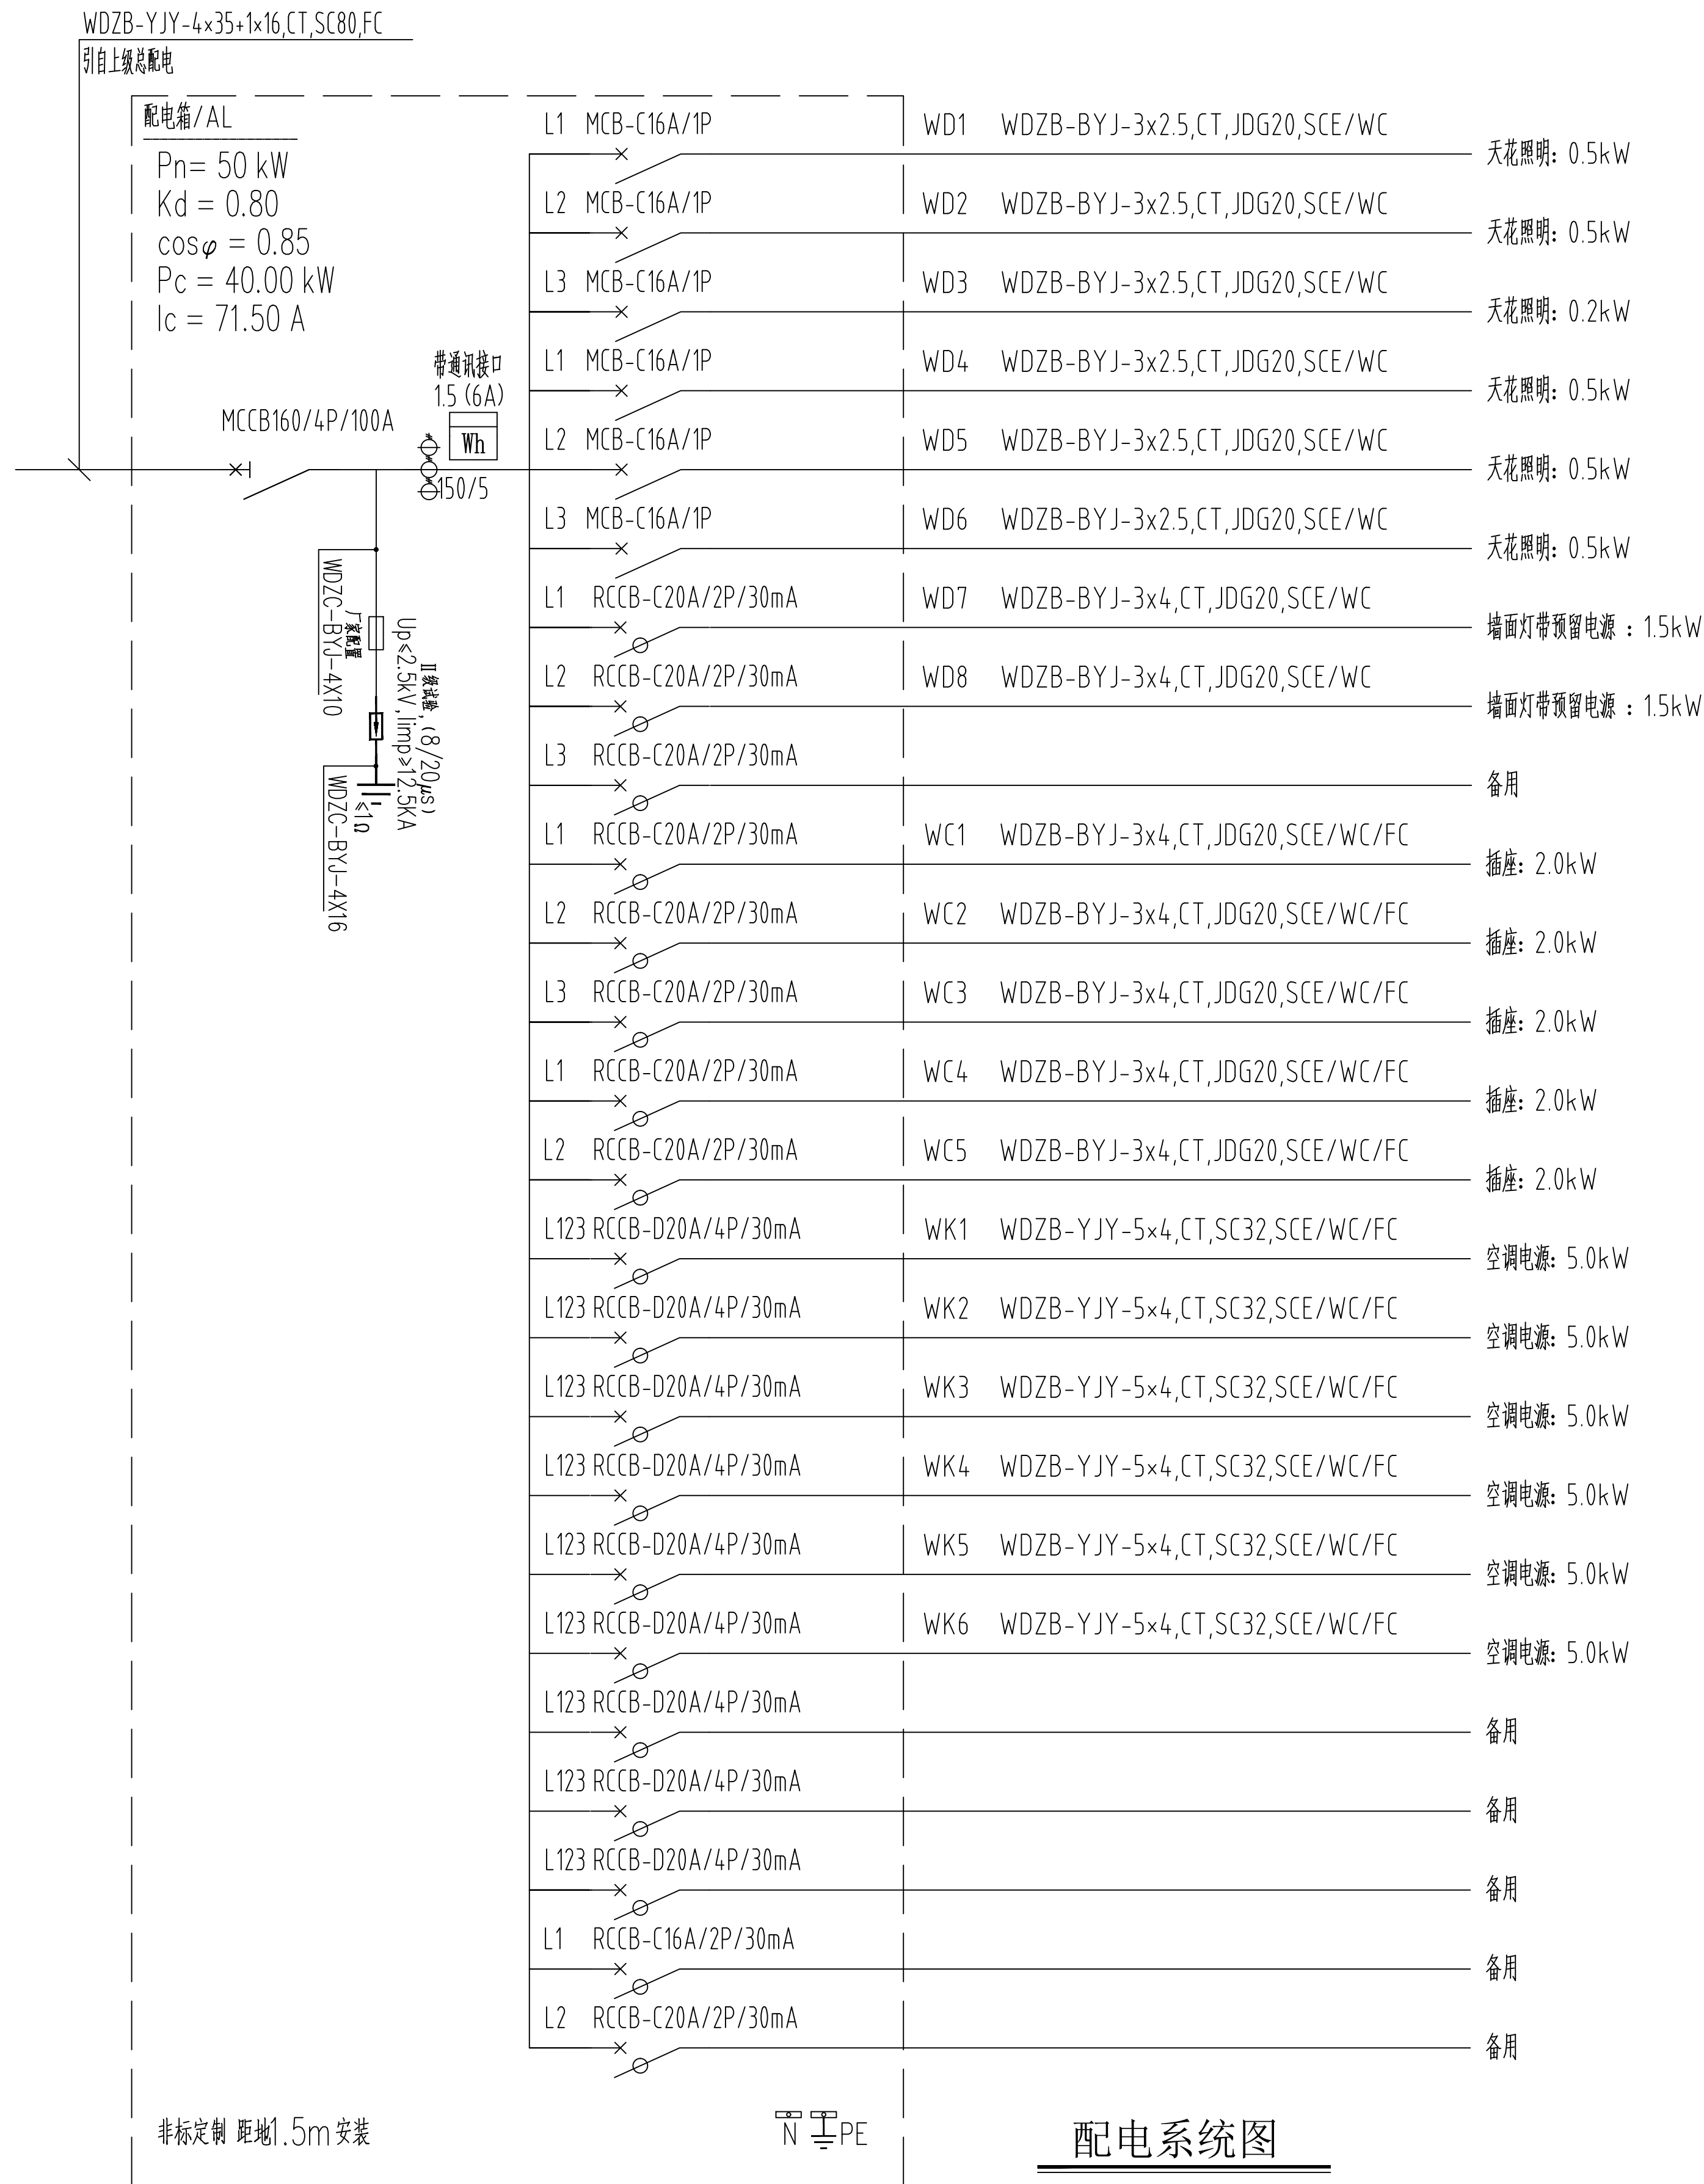


车集矿六馆一中心室内装修项目

室内装饰电气施工图集

建筑	给排水	电气	动力	
结构	暖通	电讯	校工	

DESIGN FIRM 设计单位COOPERATIVE DESIGN 合作设计

CLIENT 建设单位

建设单位

PROJECT TITLE	项目名称
---------------	------

车集矿六馆一中心室内装修项目

DRAWING TITLE 图名

配电系统图

REVISIONS 版本

第一版

第三版

第五版

APPROVED

VERIFEID

审 核

CHECKED

CHECKED
校 对

DESIGNER设计
DRAWN:

制 图

SCALE比例

DATE 2026-07-22

版权所有
施工时须以标注尺寸为准
施工单位须现场校验尺寸
如有不符须立即通知设计单位
This drawing is copyright
Contractors shall work from figured dimensions only
Contractors must check all dimensions on site
Contractors must be reported immediately to architects

KEY PLAN 索引图

SHEET No. 图号


DS-03

PAGE No.	页码
----------	----

005

PROJECT No. 项目编号

建筑	结构
给排水	暖通
电气	电讯
动力	校工

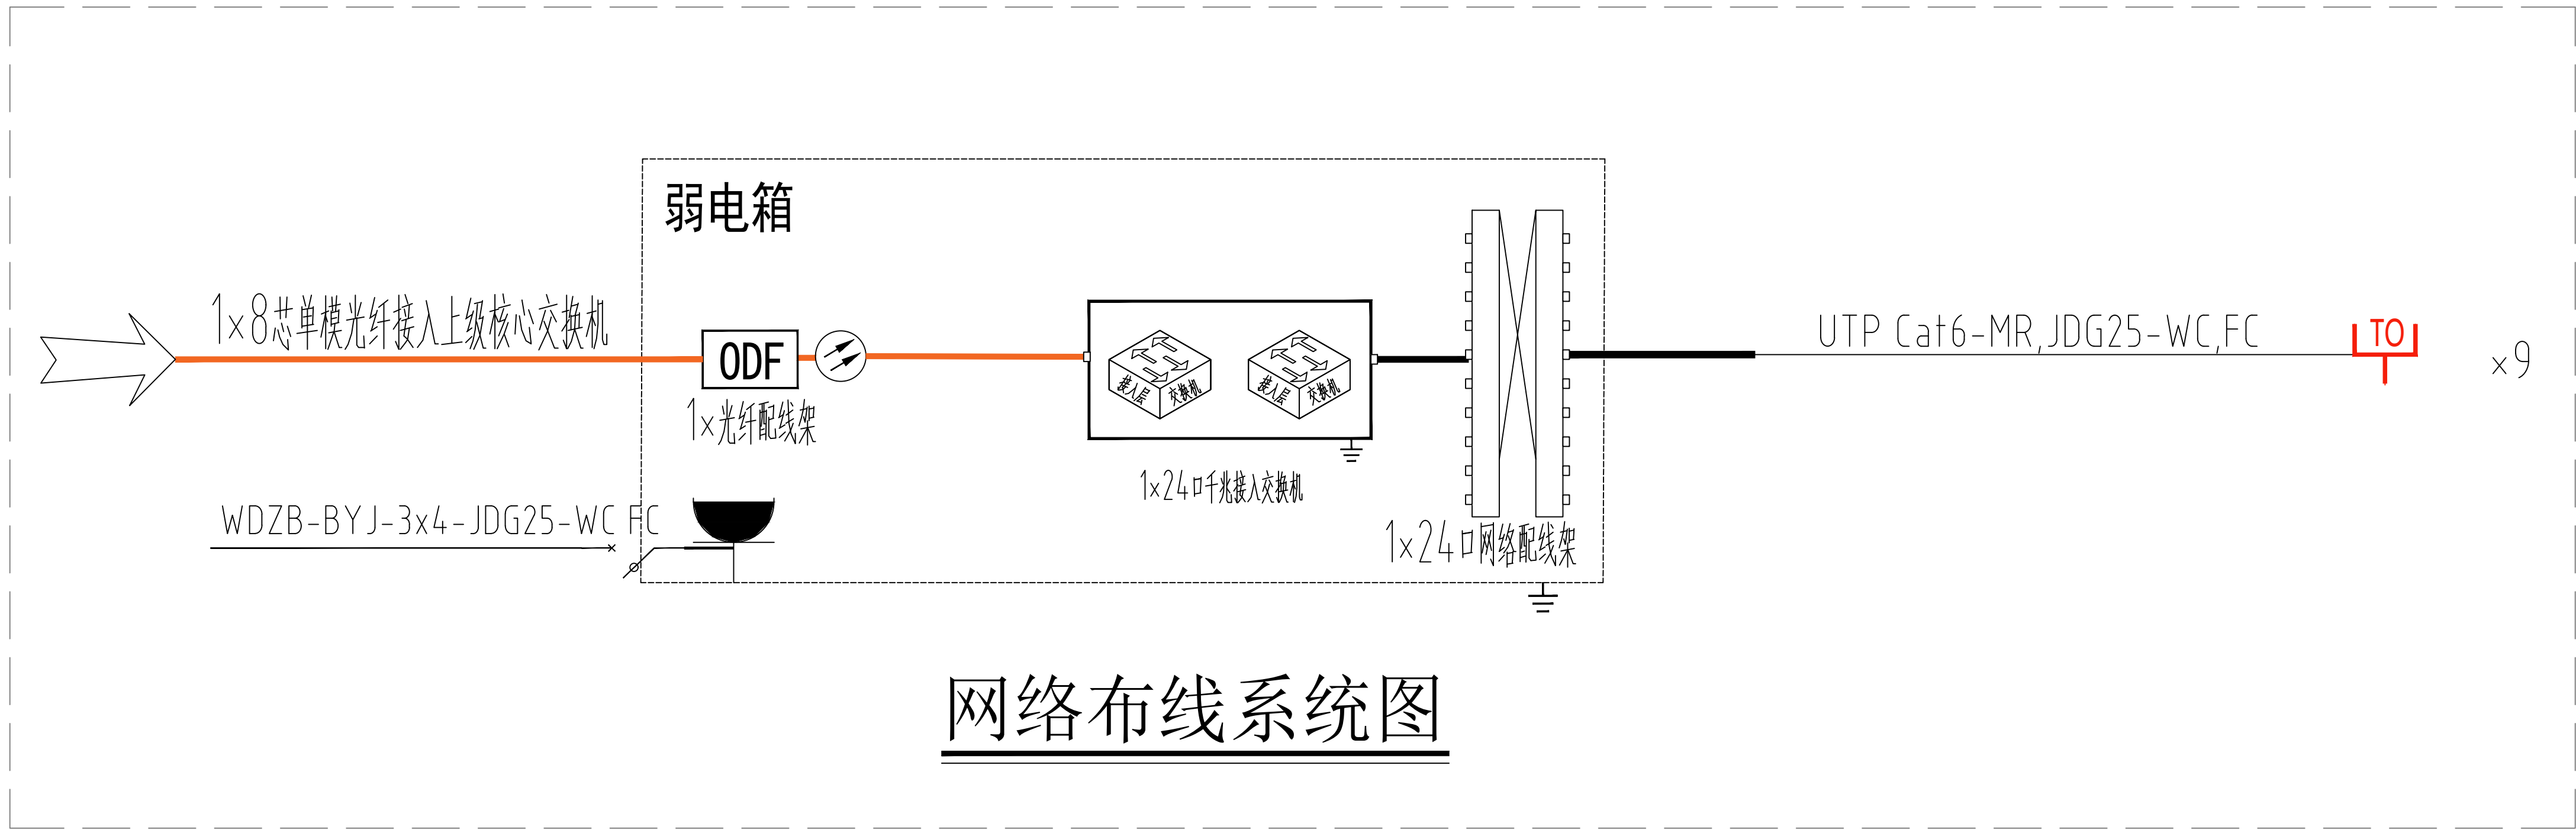

DESIGN FIRM 设计单位

COOPERATIVE DESIGN 合作设计

CLIENT 建设单位

PROJECT TITLE 项目名称

车集矿六馆一中心室内装修项目

DRAWING TITLE 图名

弱电系统图

REVISIONS 版本

第一版 第二版

第三版 第四版

第五版 第六版

APPROVED

审 定

VERIFEID

审 核

CHECKED

校 对

DESIGNER

设 计

DRAWN

制 图

SCALE

比 例

DATE

日 期

2026-07-22

版权所有
施工时须以标注尺寸为准
施工单位须现场校核尺寸
如有不符立即通知设计单位
This drawing is copyright
Contractors shall work from figured dimensions only
Contractors must check all dimensions on site
Contractors must be reported immediately to architects

KEY PLAN 索引图


SHEET No. 图号

DS-04

PAGE No. 页码

005

PROJECT No. 项目编号

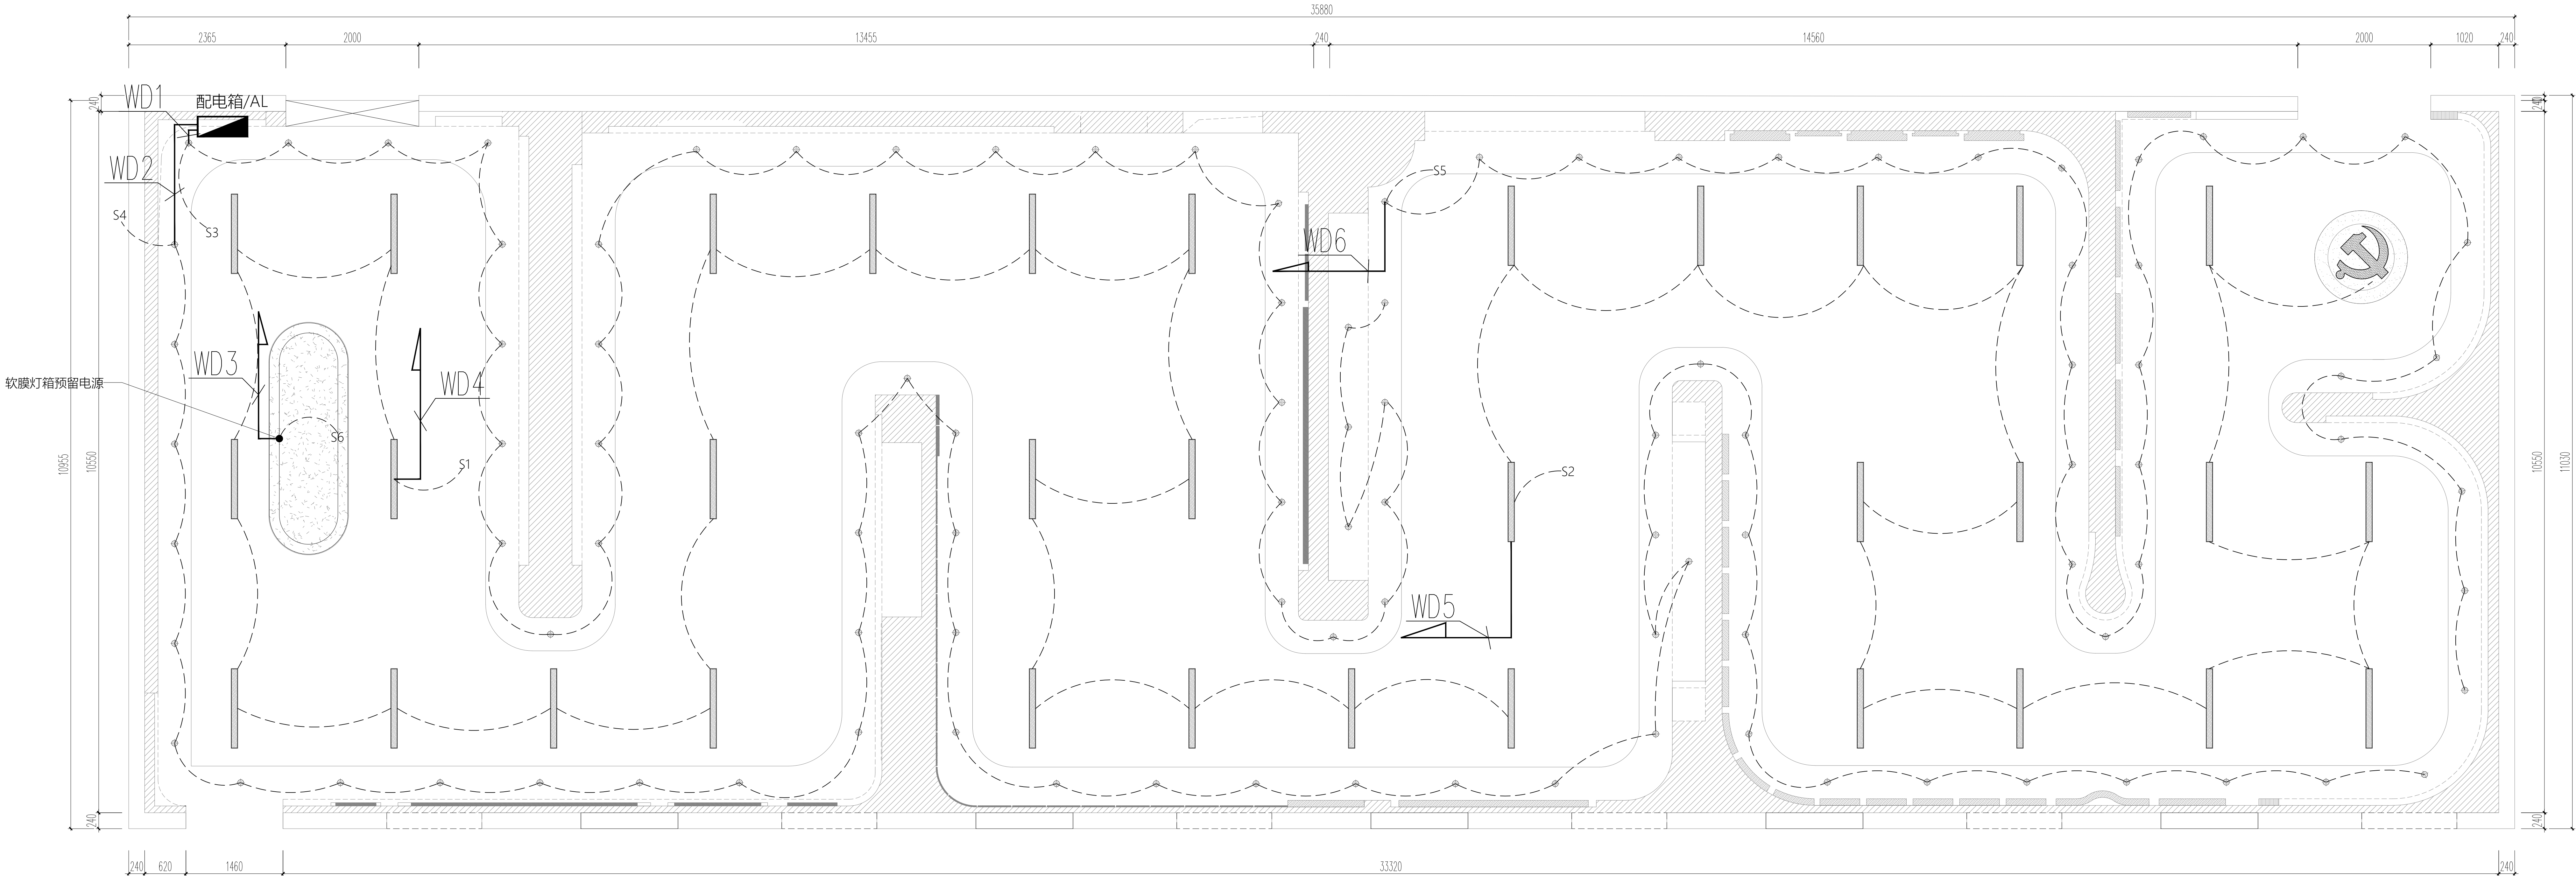

图例	说明	备注
	筒灯：	12W、6000K、开孔Φ75mm；
	长条平板灯	24W、6000K
	透光软膜：	/

注：S+为灯具回路，开关具体位置现场定

	预留电源

DESIGN FIRM 设计单位

COOPERATIVE DESIGN 合作设计

CLIENT 建设单位

建设单位

PROJECT TITLE 项目名称

车集矿六馆一中心室内装修项目

DRAWING TITLE 图名

照明平面图

REVISIONS 版本

第一版 第二版

第三版 第四版

第五版 第六版

APPROVED

审 定

VERIFIED

审 核

CHECKED

校 对

DESIGNER

设 计

DRAWN

制 图

SCALE

比 例

DATE

日 期

2026-07-22

版权所有

施工时须以标注尺寸为准

施工单位须按标注尺寸

如有不符请立即通知设计单位

This drawing is copyright

Contractors shall work from figured dimensions only

Contractors must check all dimensions on site

Contractors must be reported immediately to architects

KEY PLAN 索引图

SHEET No. 图号

DS-05

PAGE No. 页码

017

PROJECT No. 项目编号

动力	校工				
电气	电讯				
给排水	暖通				
建筑	结构				

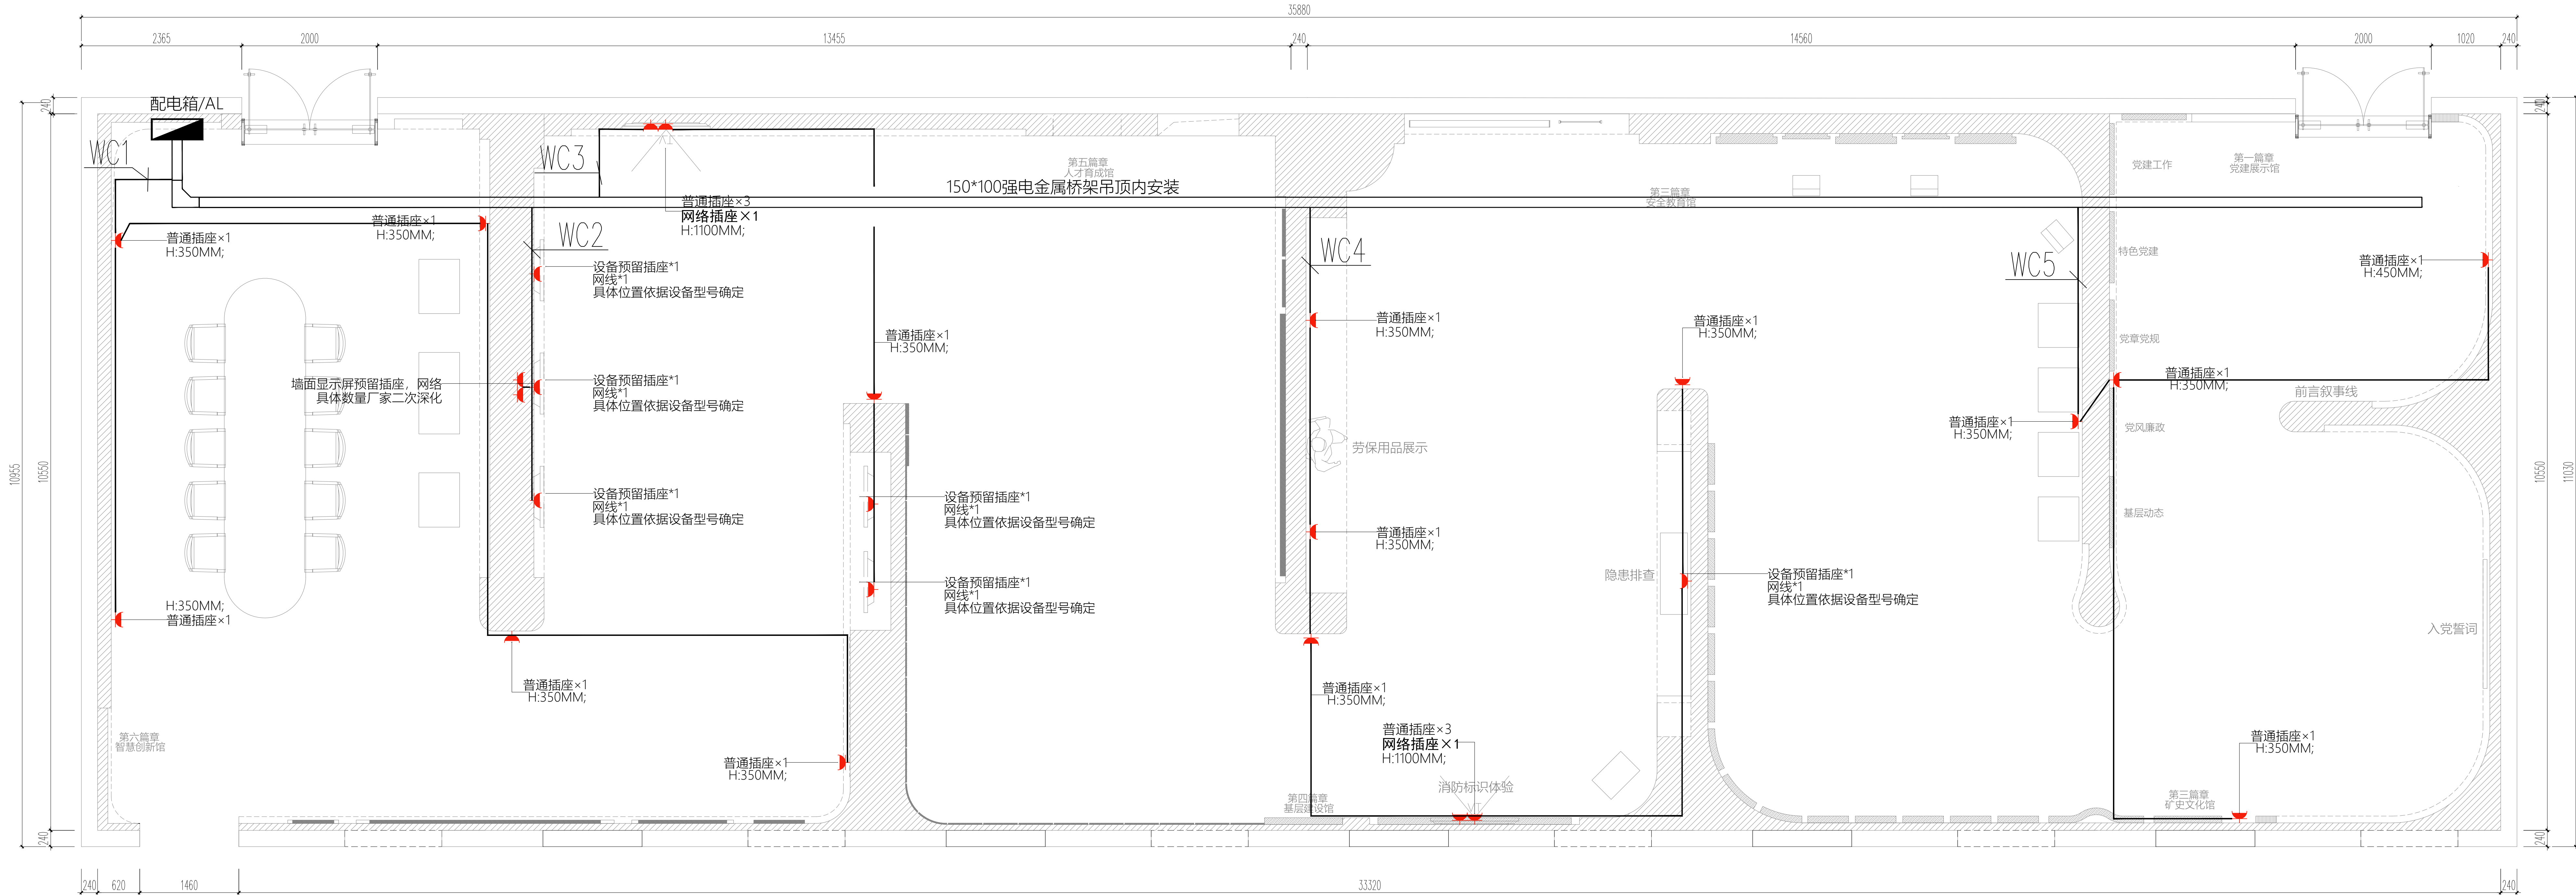


图 例	说 明
	普通插座
	网络接口

DESIGN FIRM 设计单位

COOPERATIVE DESIGN 合作设计

CLIENT 建设单位

建设单位

PROJECT TITLE 项目名称

车集矿六馆一中心室内装修项目

DRAWING TITLE 图名

插座平面图

REVISIONS 版本

第一版 第二版

第三版 第四版

第五版 第六版

APPROVED

审 定

VERIFIED

审 核

CHECKED

校 对

DESIGNER

设 计

DRAWN

制 图

SCALE

比 例

1:70

DATE

日 期

2026-07-22

版权所有

施工时须以标注尺寸为准

施工单位须现场校核尺寸

如有不符请立即通知设计单位

This drawing is copyright

Contractors shall work from figured dimensions only

Contractors must check all dimensions on site

Contractors must be reported immediately to architects

KEY PLAN 索引图

SHEET No. 图号


DS-06

PAGE No. 页码

018

PROJECT No. 项目编号

建筑	给排水	电气	动力
结构	暖通	电讯	校工

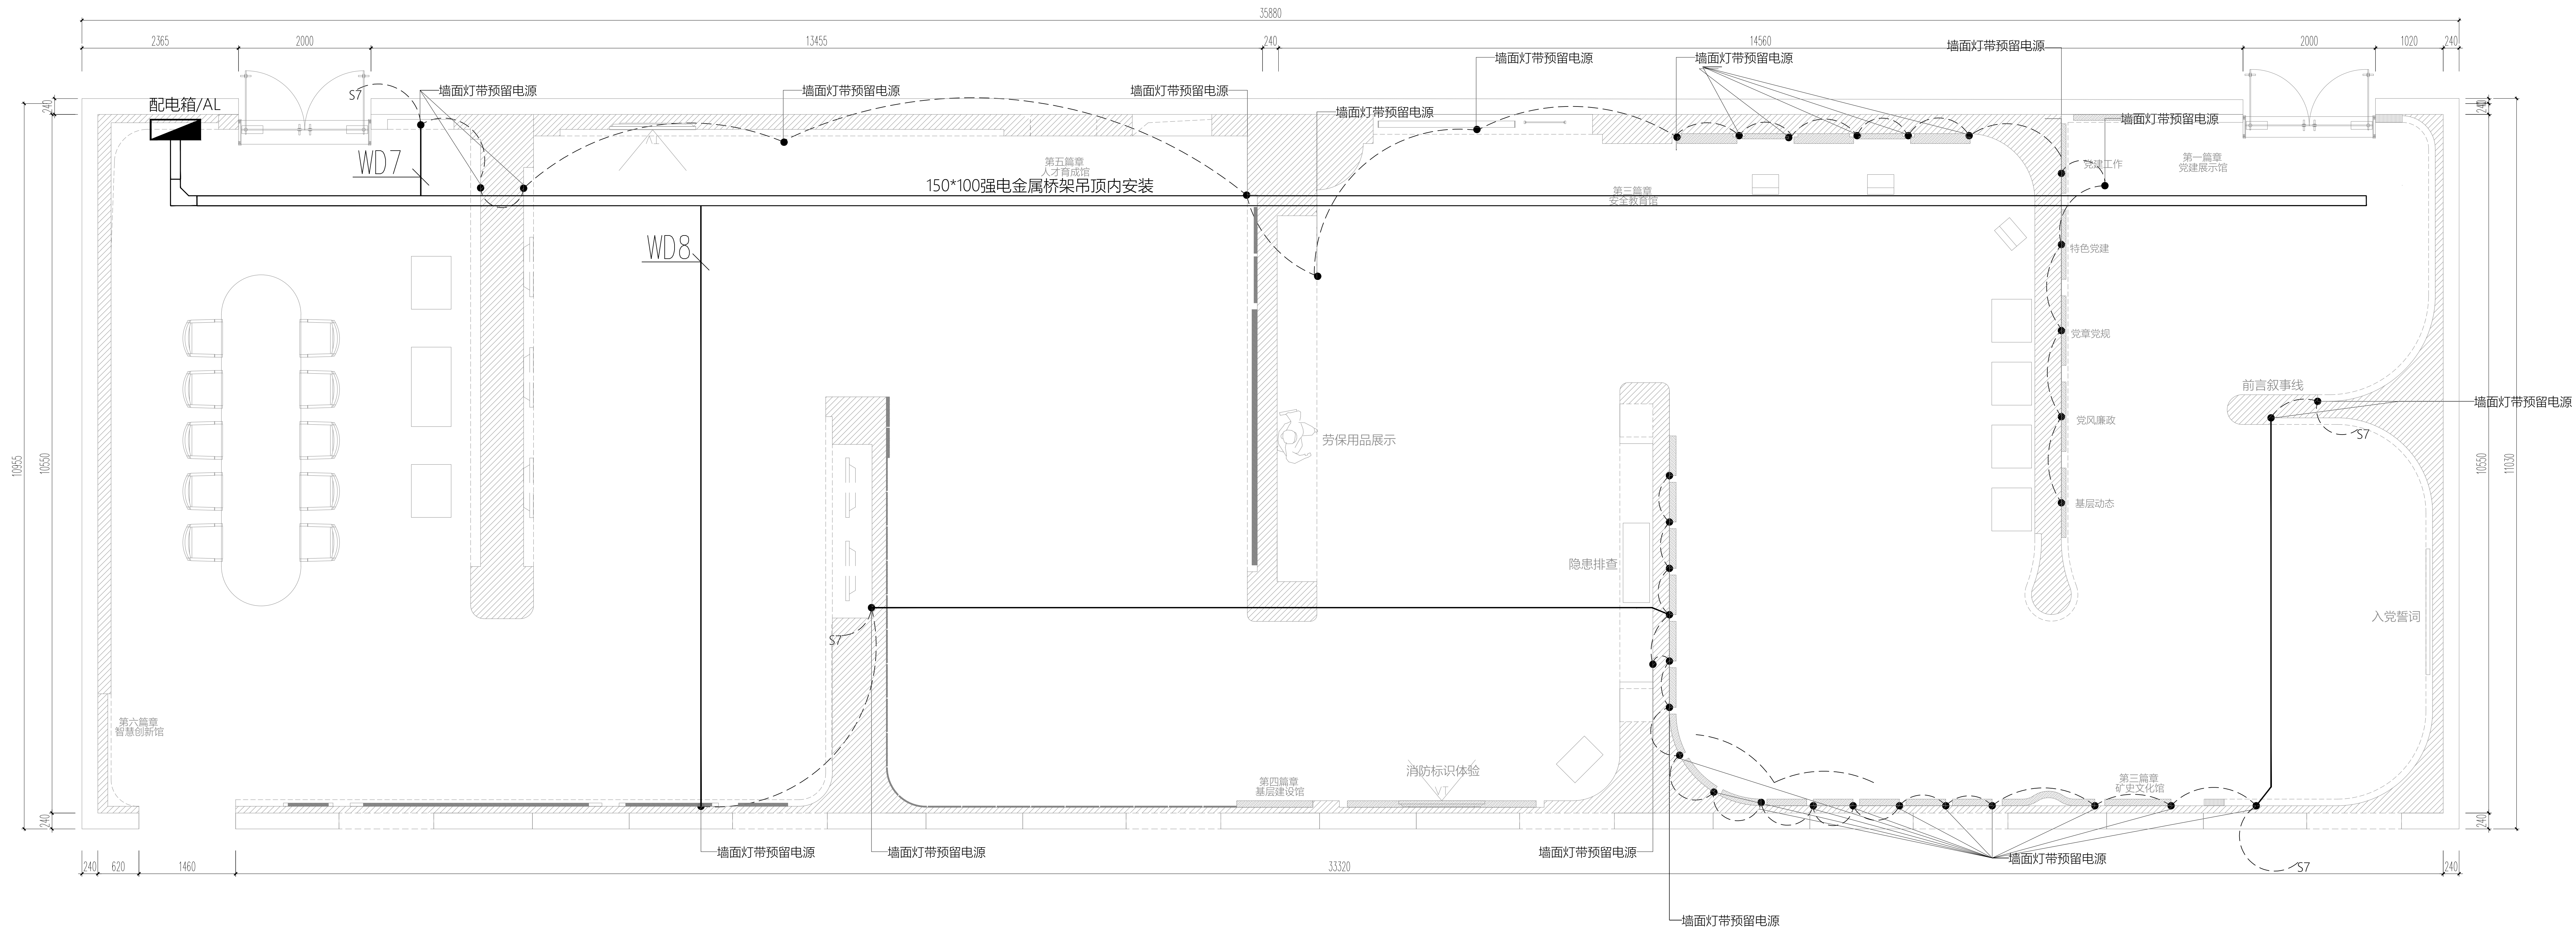

COOPERATIVE DESIGN 合作设计

建设单位

车集矿六馆一中心室内装修项目

立面电源配电图


KEY PLAN 索引图

KEY PLAN 索引图

DS-07

011

PROJECT No. 项目编号

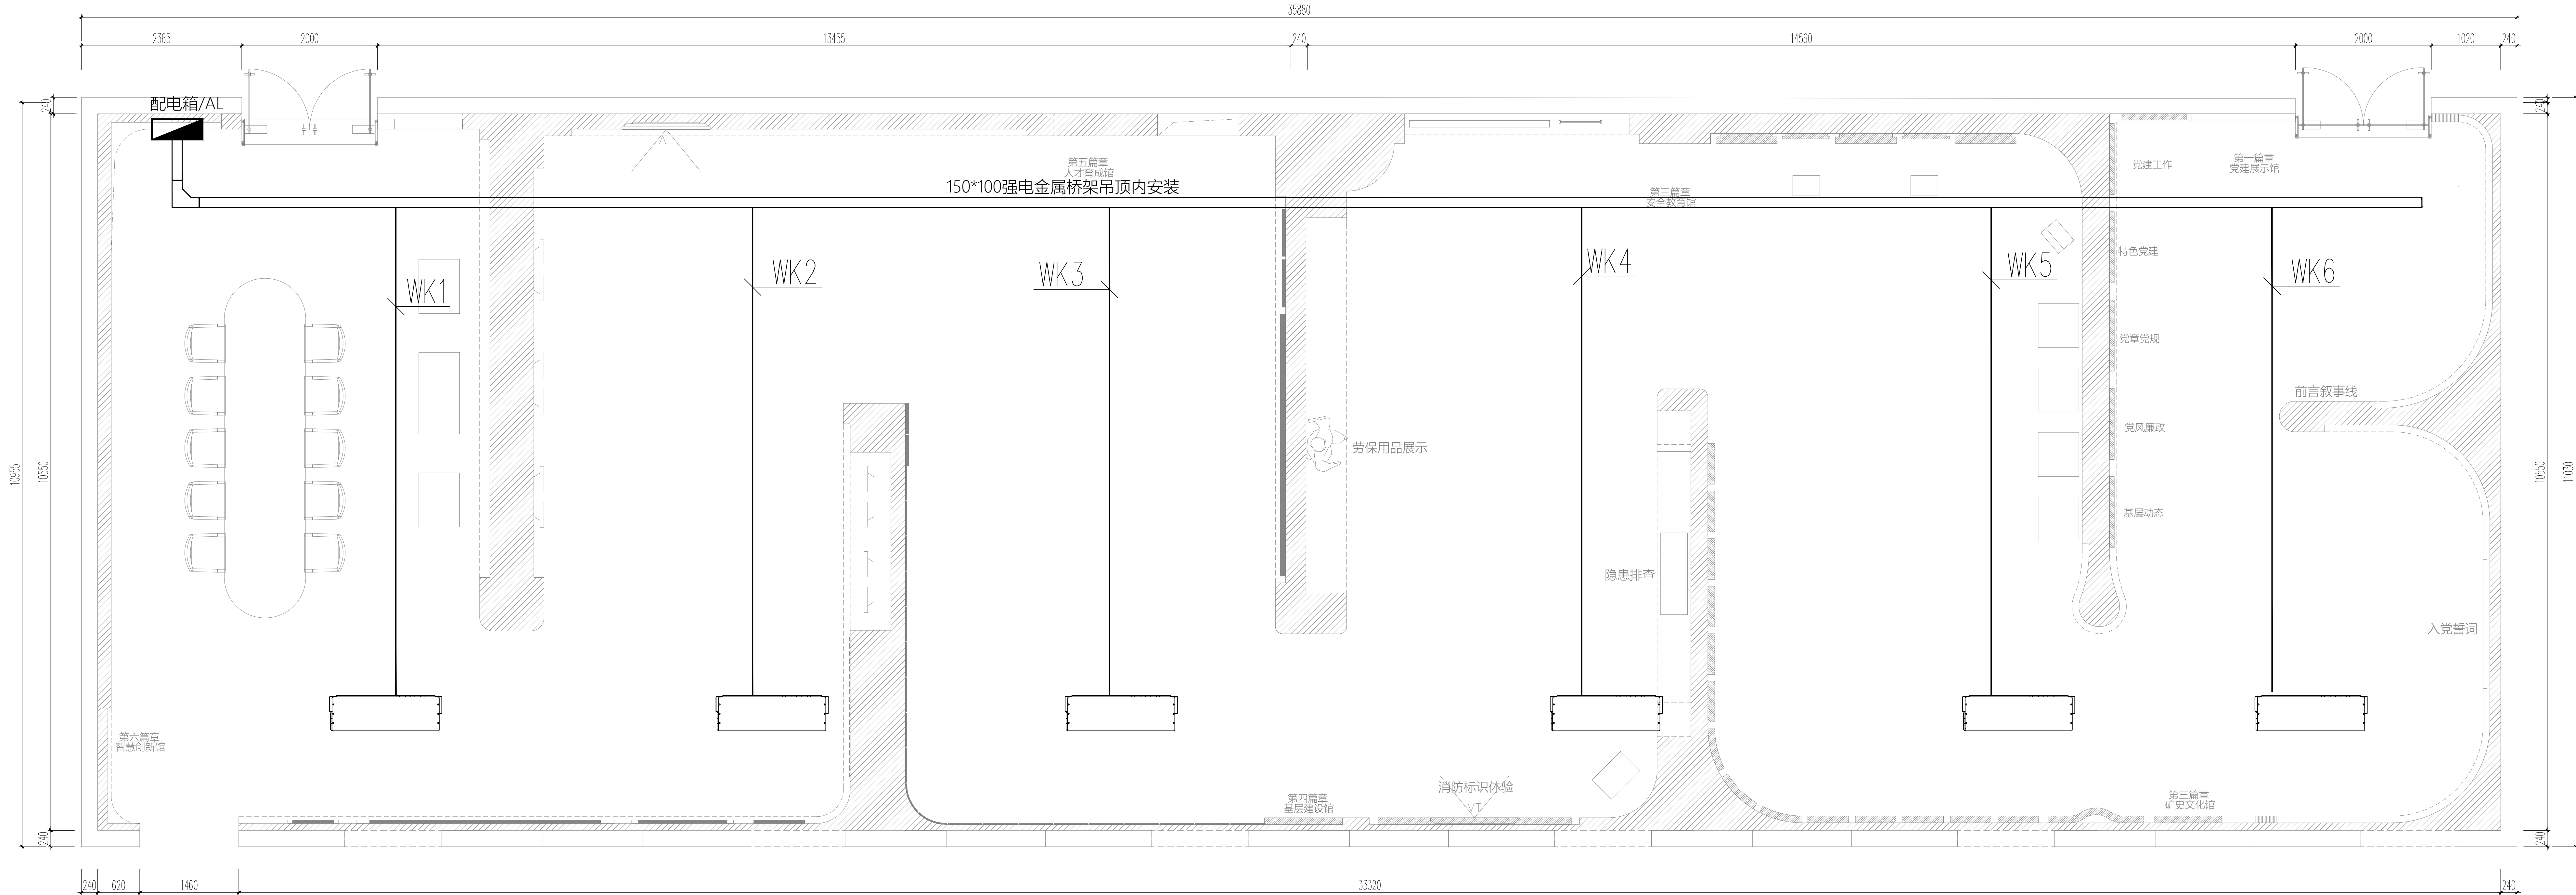

DESIGN FIRM 设计单位

COOPERATIVE DESIGN 合作设计

CLIENT 建设单位

建设单位

PROJECT TITLE 项目名称

车集矿六馆一中心室内装修项目

DRAWING TITLE 图名

空调配电图

REVISIONS 版本

第一版 第二版

第三版 第四版

第五版 第六版

APPROVED 审定

VERIFIED 审核

CHECKED 校核

DESIGNER 设计

DRAWN 制图

SCALE 比例

1:70

DATE 日期

2026-07-22

版权所有

施工时须以标注尺寸为准

如不符合立即通知设计单位

This drawing is copyright

Contractors shall work from figured dimensions only

Contractors must check all dimensions on site

Contractors must be reported immediately to architects

KEY PLAN 索引图

SHEET No. 图号


DS-08

PAGE No. 页码

011

PROJECT No. 项目编号

建筑	给排水	电气	动力
结构	暖通	电讯	校工

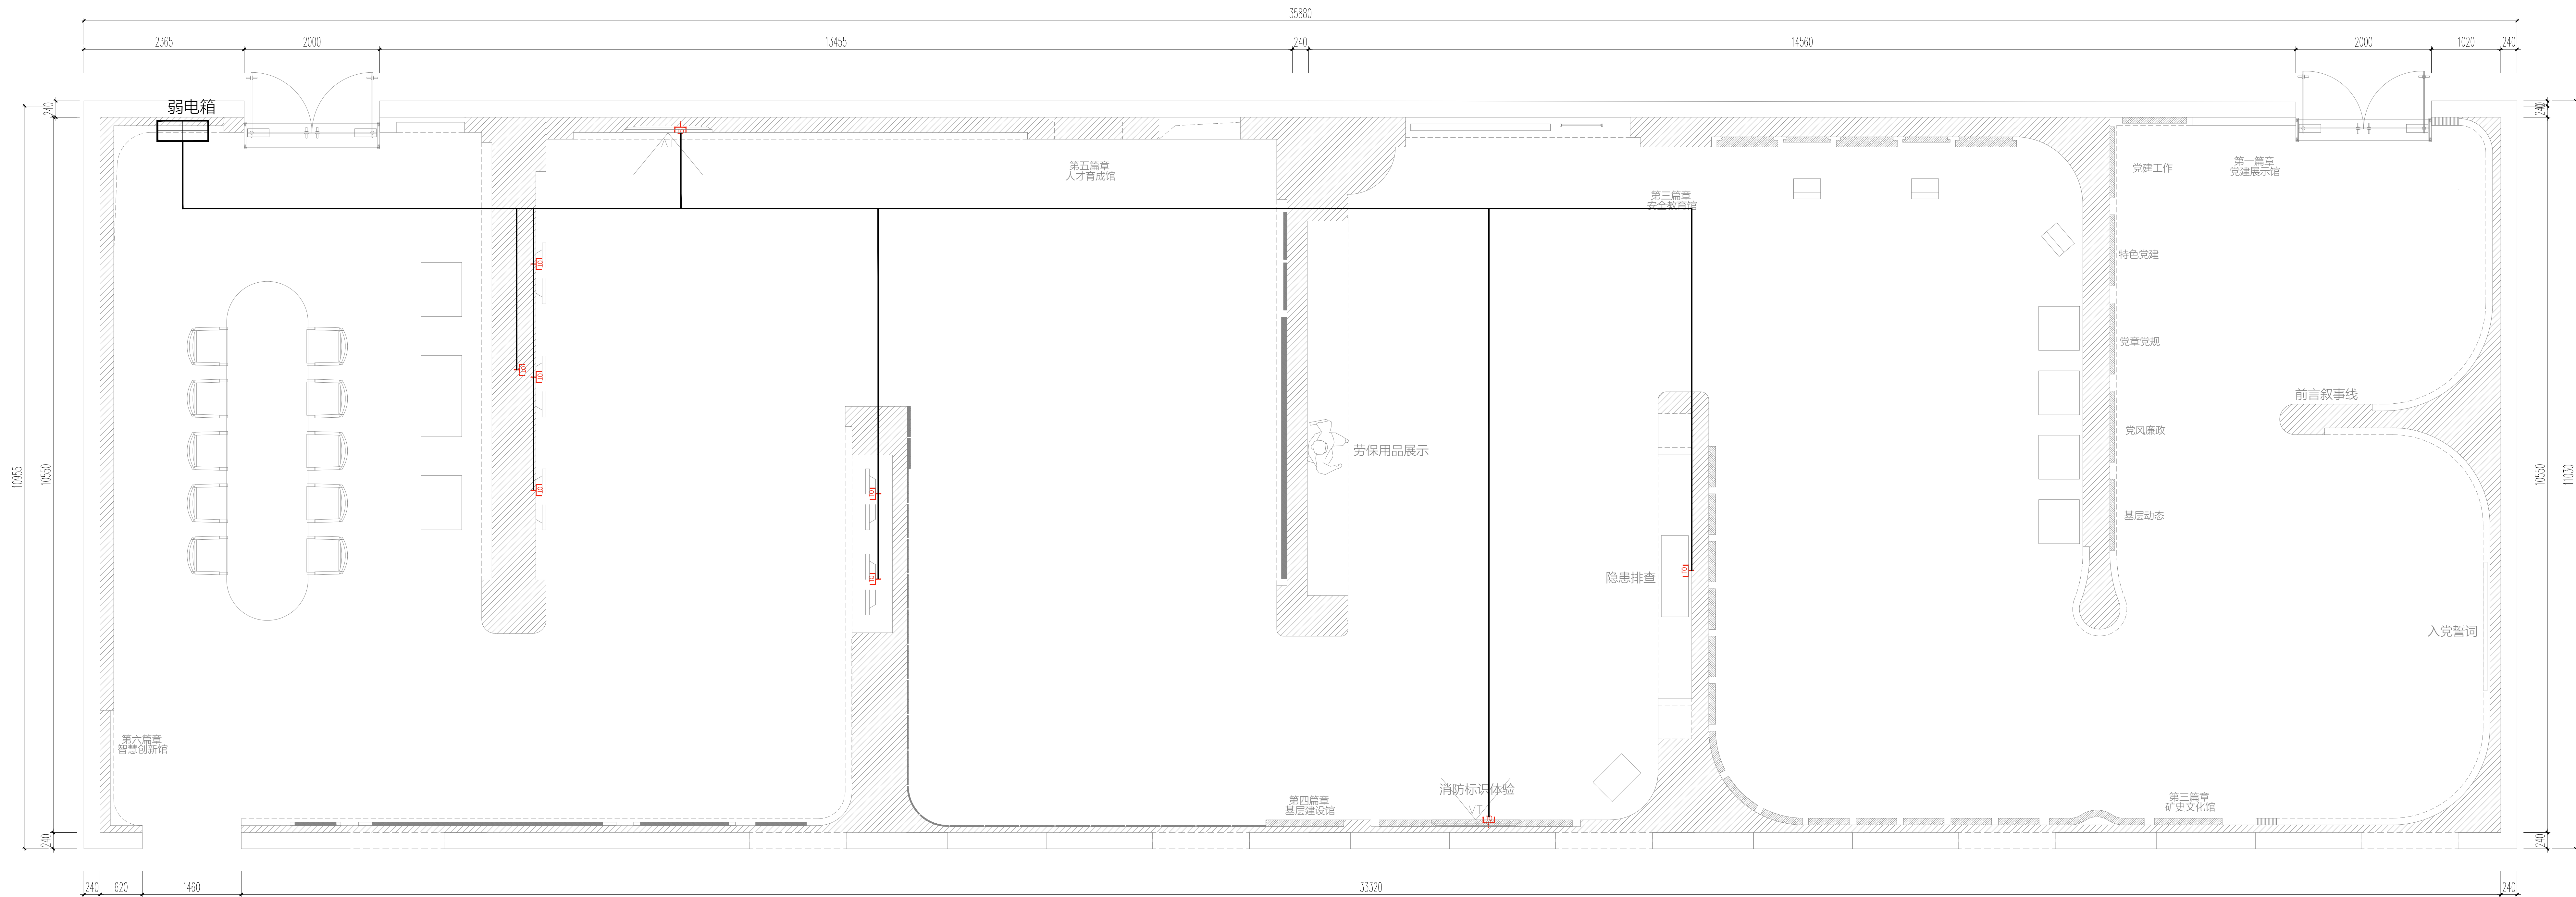

DESIGN FIRM	设计单位
-------------	------

COOPERATIVE DESIGN 合作设计

CLIENT	建设单位
	建设单位

PROJECT TITLE	项目名称
---------------	------

车集矿六馆一中心室内装修项目

DRAWING TITLE 图名

弱电平面图

REVISONS	版本
第一版	第二版
第三版	第四版
第五版	第六版
APPROVED	
审 定	
VERIFIED	
审 核	
CHECKED	
校 对	
DESIGNER	
设 计	
DRAWN	
制 图	
SCALE	
比 例	1: 70
DATE	2026-07-22
日 期	

版权所有
施工时须以标注尺寸为准
施工单位须现场校验尺寸
如有不符须立即通知设计单位
This drawing is copyright
Contractors shall work from figured dimensions only
Contractors must check all dimensions on site
Contractors must be reported immediately to architects

KEY PLAN 索引图

SHEET No. 图号

DS-09

PAGE No. 页码

011

PROJECT No. 项目编号